


TYPOVÉ ULOŽENÍ KABELU – 1kV

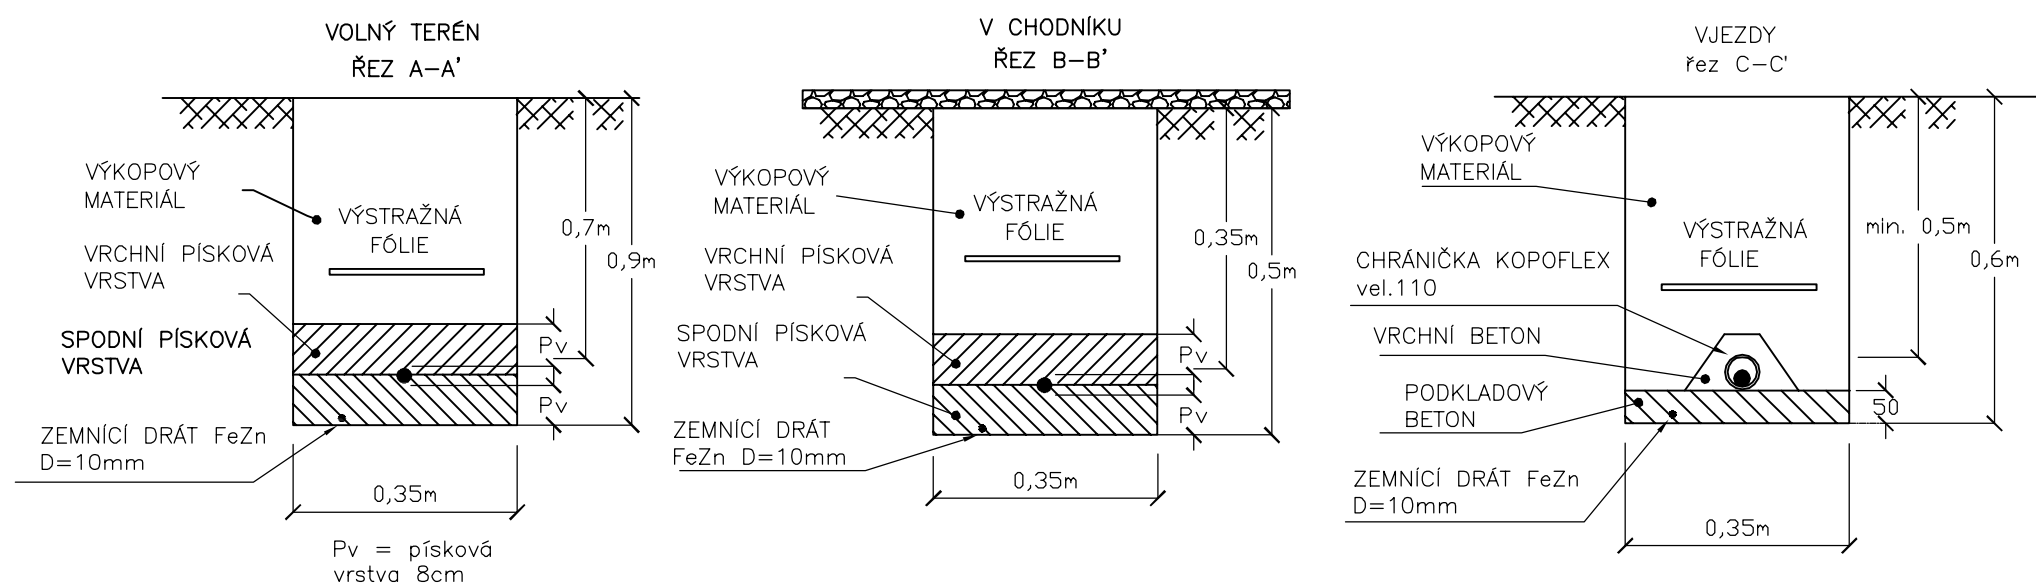

LEGENDA:

- L7 STÁVAJÍCÍ SVÍTIDLO VEŘEJNÉHO OSVĚTLENÍ
- STÁVAJÍCÍ SVÍTIDLO VEŘEJNÉHO OSVĚTLENÍ
- ZEMNÍ TRASA KABELŮ VO - NOVÁ, CYKY 4x16 VČETNĚ ZEMNÍČIHO DRÁTU FeZn D=10mm
- STÁVAJÍCÍ KABEL VO CYKY-J 4x16
- CHRÁNIČKA OHEBNÁ KORUGOVANÁ VEL. 110 (PŘEKOPY, VJEZDY)
 CHRÁNIČKA OHEBNÁ KORUGOVANÁ VEL. 63 (VOLNÝ TERÉN - OCHRANA PROTI KOŘENŮM)

- ZEMNÍ PROPOJENÍ OSVĚTLOVACÍCH STOŽÁRŮ JE PROVEDENO KABELY CYKY-J 4x16 a CYKY-J 4x10
- PROPOJENÍ SVORKOVNICE A SVÍTIDLA JE VODIČEM CYKY-J 3x1,5
- ULOŽENÍ KABELŮ MUSÍ ODPOVÍDAT ČSN 33 2000-5-51 ed.3
- ČSN 33 2000-5-52 ed.2, ČSN 73 6005
- OSVĚTLOVACÍ STOŽÁRY BEZPATICOVÉ (ŽÁROVĚ ZINKOVANÉ)
- OSVĚTLOVACÍ STOŽÁRY OPATŘIT OCHRANNOU ANTIKOROZÍ MANŽETOU
- STOŽÁROVÁ VÝZBROJ - STOŽÁROVÁ SVORKOVNICE
- UZEMNĚNÍ MEZI JEDNOTLIVÝMI STOŽÁRY JE PROVEDENO DRÁTEM FeZn D=10mm, STOŽÁR BUDE PROPOJEN DRÁTEM FeZn Ø10mm, KTERÝ BUDE NA STOŽÁR UPEVNĚN SVORKOU SP1 A OPATŘEN SMRŠŤOVACÍ BUŽÍRKOU Ž-Z
- STOŽÁRY (STŘED) OSADIT MIN. 0,65m OD OKRAJE KOMUNIKACE A DLE SITUACE

UPOZORNĚNÍ

PŘED ZAHÁJENÍM ZEMNÍCH PRACÍ POŽÁDÁ DODAVATELSKÁ ORGANIZACE DOTČENÉ ORGÁNY O VYTYČENÍ A OZNAČENÍ VŠECH POZEMNÍCH SÍTÍ PODLE PLATNÝCH PŘEDPISŮ. PŘI SOUBĚHU A KŘÍŽENÍ PODZEMNÍCH SÍTÍ BUDE DODRŽENA ČSN 73 6005. INŽENÝRSKÉ SÍTĚ JSOU ZAKRESLENY INFORMATIVNĚ.

NEJMENŠÍ DOVOLENÉ VZDÁLENOSTI SÍTÍ OD KABELŮ DO 1kV (v cm)


VODOROVNÉ : SVISLÉ :

30/10	30/10
40/60	10
40	40/20
30	30
50	30

CHODNÍK	0,35m
VOZOVKA	1m
VOLNÝ TERÉN	0,35/0,7m

LEGENDA INŽ. SÍTÍ :

- PLYNOVOD
- TELEFON. KABEL
- OPTICKÝ KABEL
- ELEKTRICKÝ KABEL VN
- ELEKTRICKÝ KABEL NN
- ELEKTRICKÉ VEDENÍ NN VRCHNÍ
- VODOVOD
- KANALIZACE

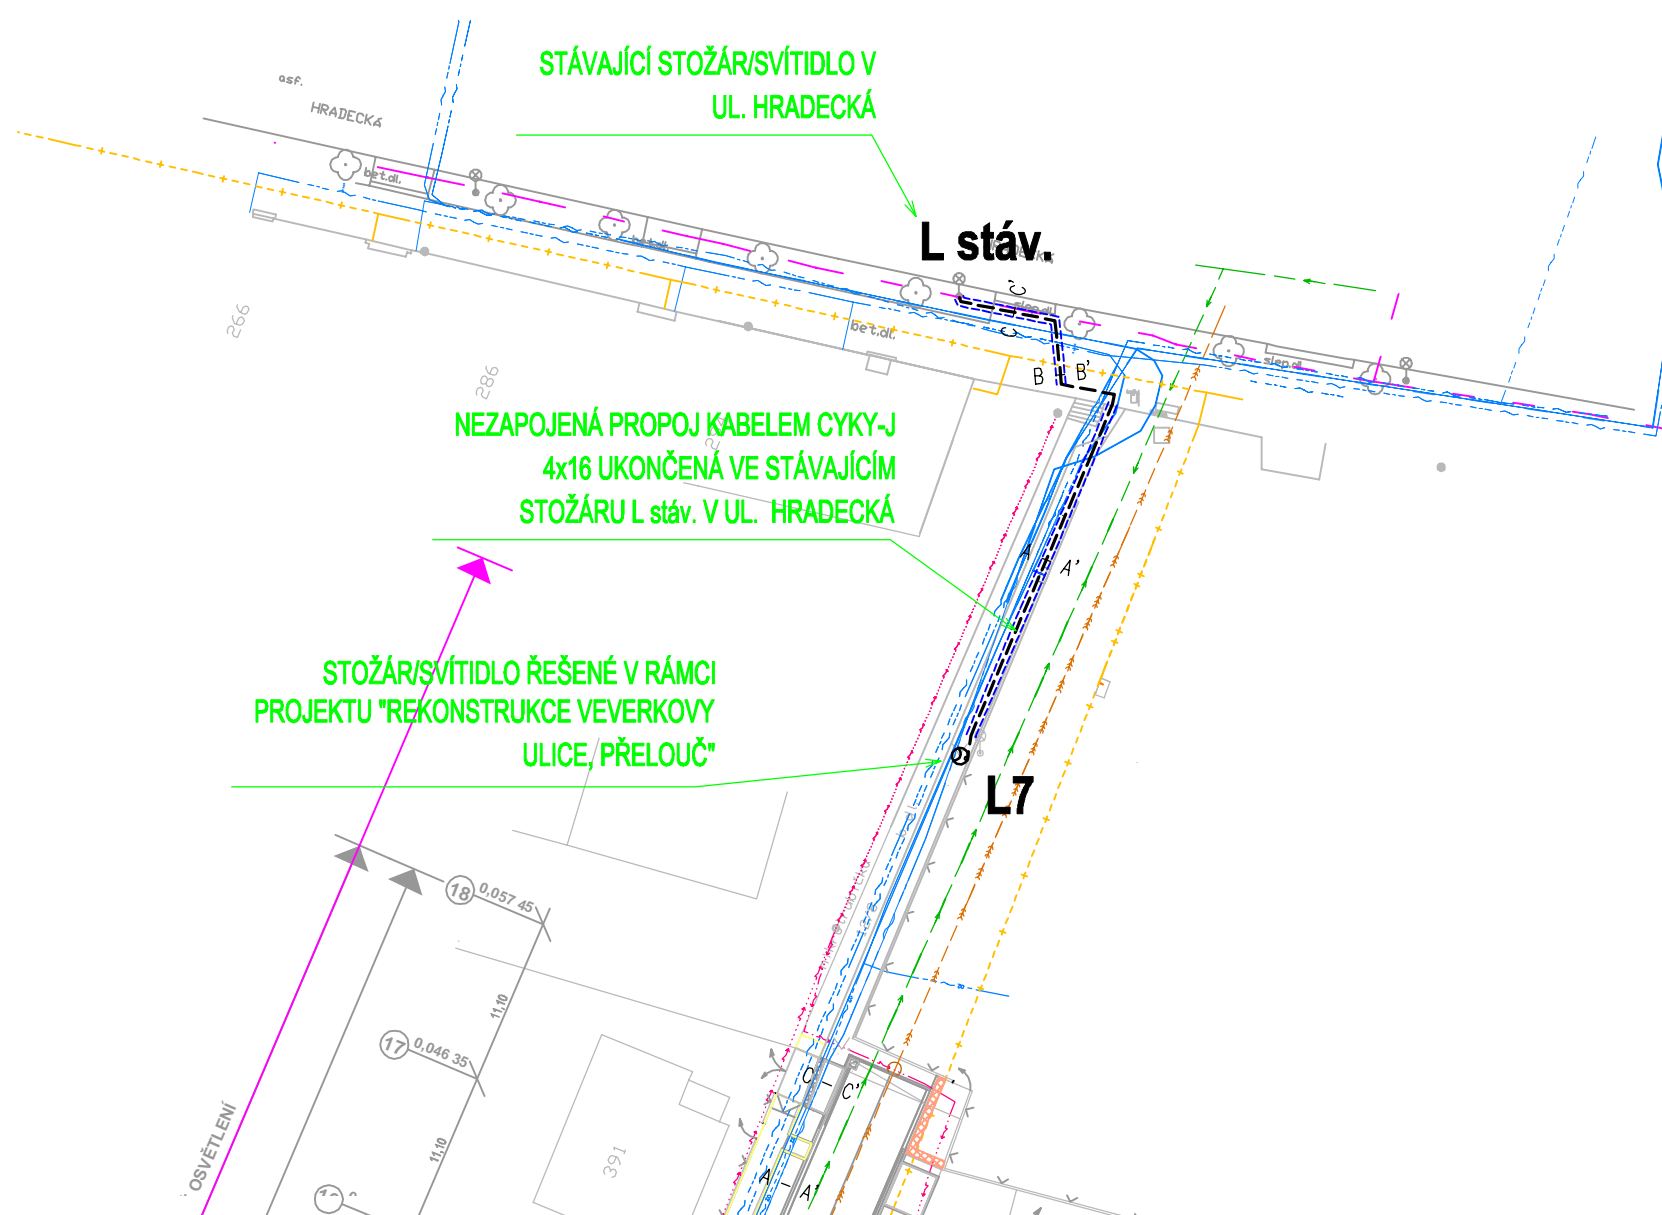

NAPĚŤOVÁ SOUSTAVA:
 1/N/PE, 50HZ, 230V/TN-S
 3/N/PE, 50Hz, 400/230/TN-C-S

OCHRANNÁ OPATŘENÍ DLE ČSN 33 2000-4-41 ed.2 čl. 410.3.2 a 410.3.3
 OCHRANOU ZÁKLADNÍ (ŽIVÝCH ČÁSTÍ)
 OCHRANOU PŘI PORUŠĚ (NEŽIVÝCH ČÁSTÍ)

NADM_VYSKA	Index	Změna	Datum
Vypracoval Ing.Srba T.		Kontroloval Ing. Kučera M.	
Zodpovědný projektant Ing.Srba T.		Hlavní inženýr projektu Ing. Kučera M.	
REKONSTRUKCE VEVERKOVY ULICE, PŘELOUČ			Investor Město Přelouč
Objekt SO401 VEŘEJNÉ OSVĚTLENÍ	Město / Obec Přelouč	Kraj Pardubický	Formát 594X297
Profese DOPRAVNÍ STAVBY	Stupeň DSP+PDPS	Měřítko 1:500	
Název přílohy SITUACE - DOPLNĚNÍ DOPLNĚNÍ NEZAPOJENÉ PROPOJE ZE STOŽÁRU L7 DO UL. HRADECKÁ	Číslo zakázky 92/19	Číslo přílohy C.2.3.1	Paré