





Inženýrský objekt	materiál	rozsah [m, ks]
IO 01 Zkapacitnění kanalizace u vodoteče	sklolaminát DN 1400	35.0
	sklolaminát DN 1000	30.9
	sklolaminát DN 600	18.0
IO 09 Rušená kanalizace	BET DN 1200	15.0
	BET DN 600	6.0
	KT DN 400	36.0
	KT DN 250	27.0
	Odlehčovací komora u Švarcavy	1.0








IO	označení šachty	X	Y
IO 01 Zkapacitnění kanalizace u vodoteče	Š13	1058835.5841	662394.4368
	Š14	1058863.2373	662372.9084
	Š15	1058883.3301	662377.7509
	Š16	1058893.2752	662380.1478
	Š17	1058864.7979	662370.4459
	Š18	1058877.6321	662364.1250

LEGENDA

Navržené IS



-  Zkapacitnění kanalizace část I
-  Zkapacitnění kanalizace část 2 - akce v koordinaci
-  rušená kanalizace
-  Revitalizace Švarcavy - akce v koordinaci

Stávající IS

-  kabel NN
-  kabel VN
-  sdělovací kabel
-  plynovod
-  veřejné osvětlení
-  stávající kanalizace jednotná
-  stávající kanalizace dešťová

Ostatní



-  KN - hranice pozemků
-  Geodetické zaměření

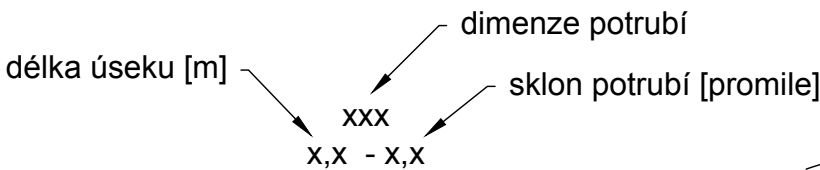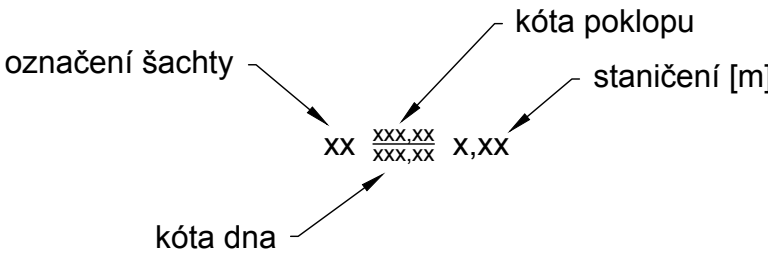






Poznámka:  
Inženýrské sítě jsou zakresleny pouze informativně, před započítím prací je nutné inženýrské sítě přesně vytyčit. Před započítím prací je nutné vytyčit hranice pozemků.

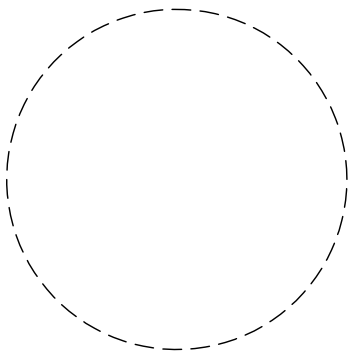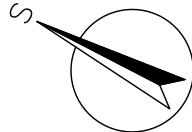SOUŘADNICOVÝ SYSTÉM  
VÝŠKOVÝ SYSTÉM

JTSK  
BPV



Kreslil: ING. PETR KOBLENC 	Projektant: ING. PETR KOBLENC 	Hlavní projektant: ING.MGR. P. DVOŘÁK 	Technická kontrola: ING. JAN OHLÁŘ 	 <div>VODOHOSPODÁŘSKÝ ROZVOJ A VÝSTAVBA a.s. Nábřeží 4 150 56 Praha 5</div>
Umístění stavby: PARDUBICKÝ KRAJ		Obec: PŘELOUČ		
Investor: MĚSTO PŘELOUČ				
Název stavby: Přelouč – zkapacitnění kanalizace část 1				
Příloha: Koordinační situace				
Soubor: C.2_Koordinační situace.dwg				
Formát: 3 A4				
Datum: 02/2021				
Stupeň: DPS			Číslo paré:	
Zakázka: 4322/002				
Měřítko: 1: 250		Číslo přílohy: C.2		