



1.NP

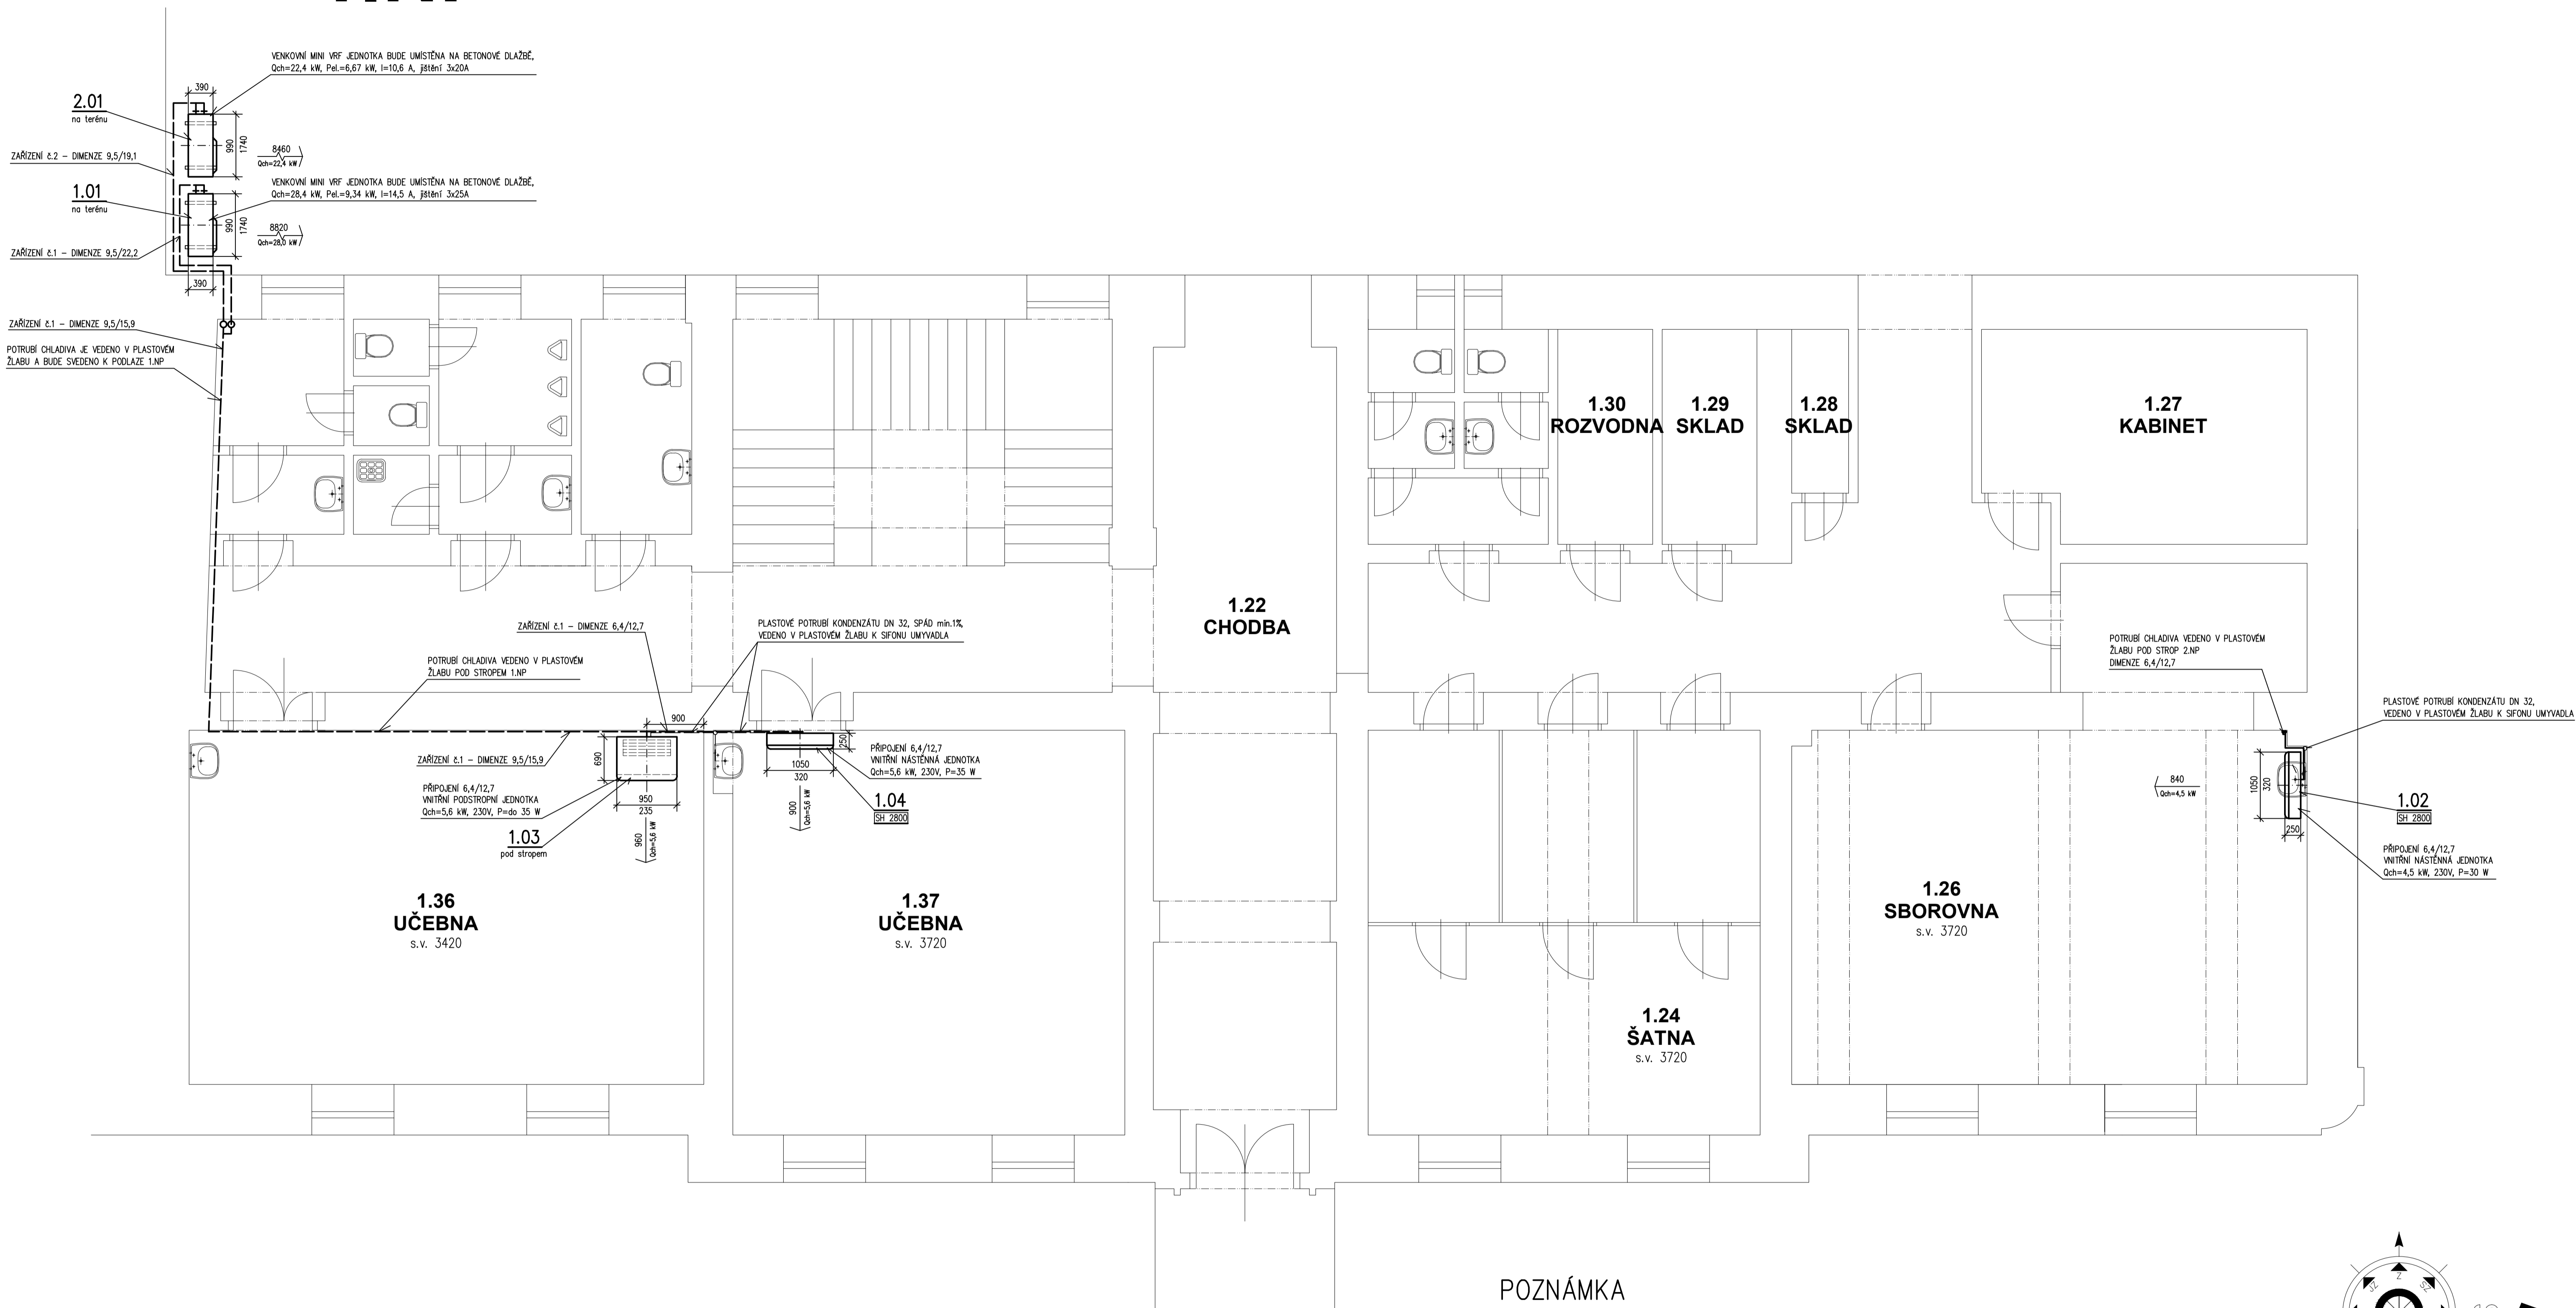

POZNÁMKA

$\frac{2400}{Q_{24-6,9\text{ kW}}}$	MNOŽSTVÍ PŘÍVÁDĚNÉHO CHLAZENÉHO VZDUCHU VNITŘNÍ JEDNOTKOU V m ³ /h CHLAĐÍKÝ VÝKON VNITŘNÍ JEDNOTKY V kW
$\frac{8000}{Q_{24-22,4\text{ kW}}}$	MNOŽSTVÍ CHLAĐIČO VZDUCHU PRO VENKOVNÍ JEDNOTKU V m ³ /h CHLAĐÍKÝ VÝKON VENKOVNÍ JEDNOTKY V kW
MĚŘENÉ PŮTRUBÍ CHLAĐIVA – PÁR, PŮTRUBÍ JE OPATŘENO PAROTĚSNOU KAUČUKOVOU ISOLACÍ, PŮTRUBÍ JE VEDENO PO PŮTRUBÍ A JE KRYTO PLASTOVOU LÍŠTÍ, PŘESNÁ DIMENZE JE UVEDENA V PŮTRUBNÍM DIAGRAMU, KTERÝ JE PŮLOHOU TECHNICKÉ ZPRÁVY	
PLASTOVÉ PŮTRUBÍ PRO ODVOD KONDENZÁTU, ZAŠTĚNO DO KANALIZACE PŘES SIFON UMYVADLA, PŘÍPADNĚ PŘES VÝLETKY, PŮTRUBÍ JE VEDENO PO DVĚCH A J.E. KROKŮ PŘI LAMPOVÝCH, SPÁD PŮTRUBÍ min.1%, DIMENZE PŮTRUBÍ 32	

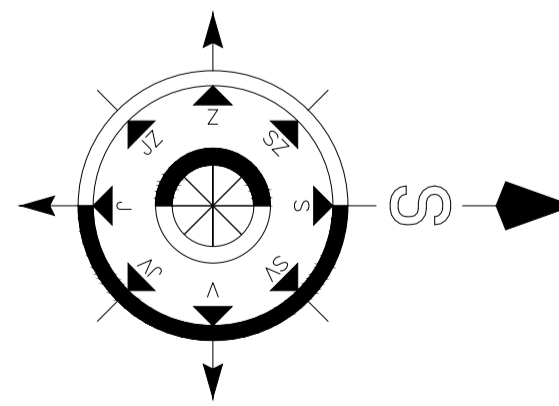

PROJEKTANT	VYPRACOVAL	KONTROLOVAL	Jiří SVOBODA projektové a vzdělávací technické zařízení ČKAIT 0700995 Jezabčice čp. 88, 530 02 Pardubice e-mail: svoboda.66@seznam.cz
Jiří Svoboda	Jiří Svoboda	Jiří Svoboda	
INVESTOR: Město Přelouč, Československé armády 1665, 535 33 Přelouč IČ: 00274101; DIČ: CZ00274101			FORMÁT 8 A4 DATUM 11/2022 ÚČEL DPS MĚŘÍTKO 1:50 Č. ZAKÁZKY 562/11/2022 ZMĚNA
MÍSTO STAVBY: Masarykovo náměstí č.p. 50, 535 33 Přelouč ZŠ MASARYKOVO NÁMĚSTÍ č.p. 50, PŘELOUČ CHLAZENÍ UČEBEN PRO DRUŽINU – STARÁ BUDOVA D.1.4.2 – CHLAZENÍ			
PŮDORYS 1.NP			ČÍSLO KOPIE ČÍSLO VÝKRESU D.1.4.2–02