


SITUACE 1 : 250

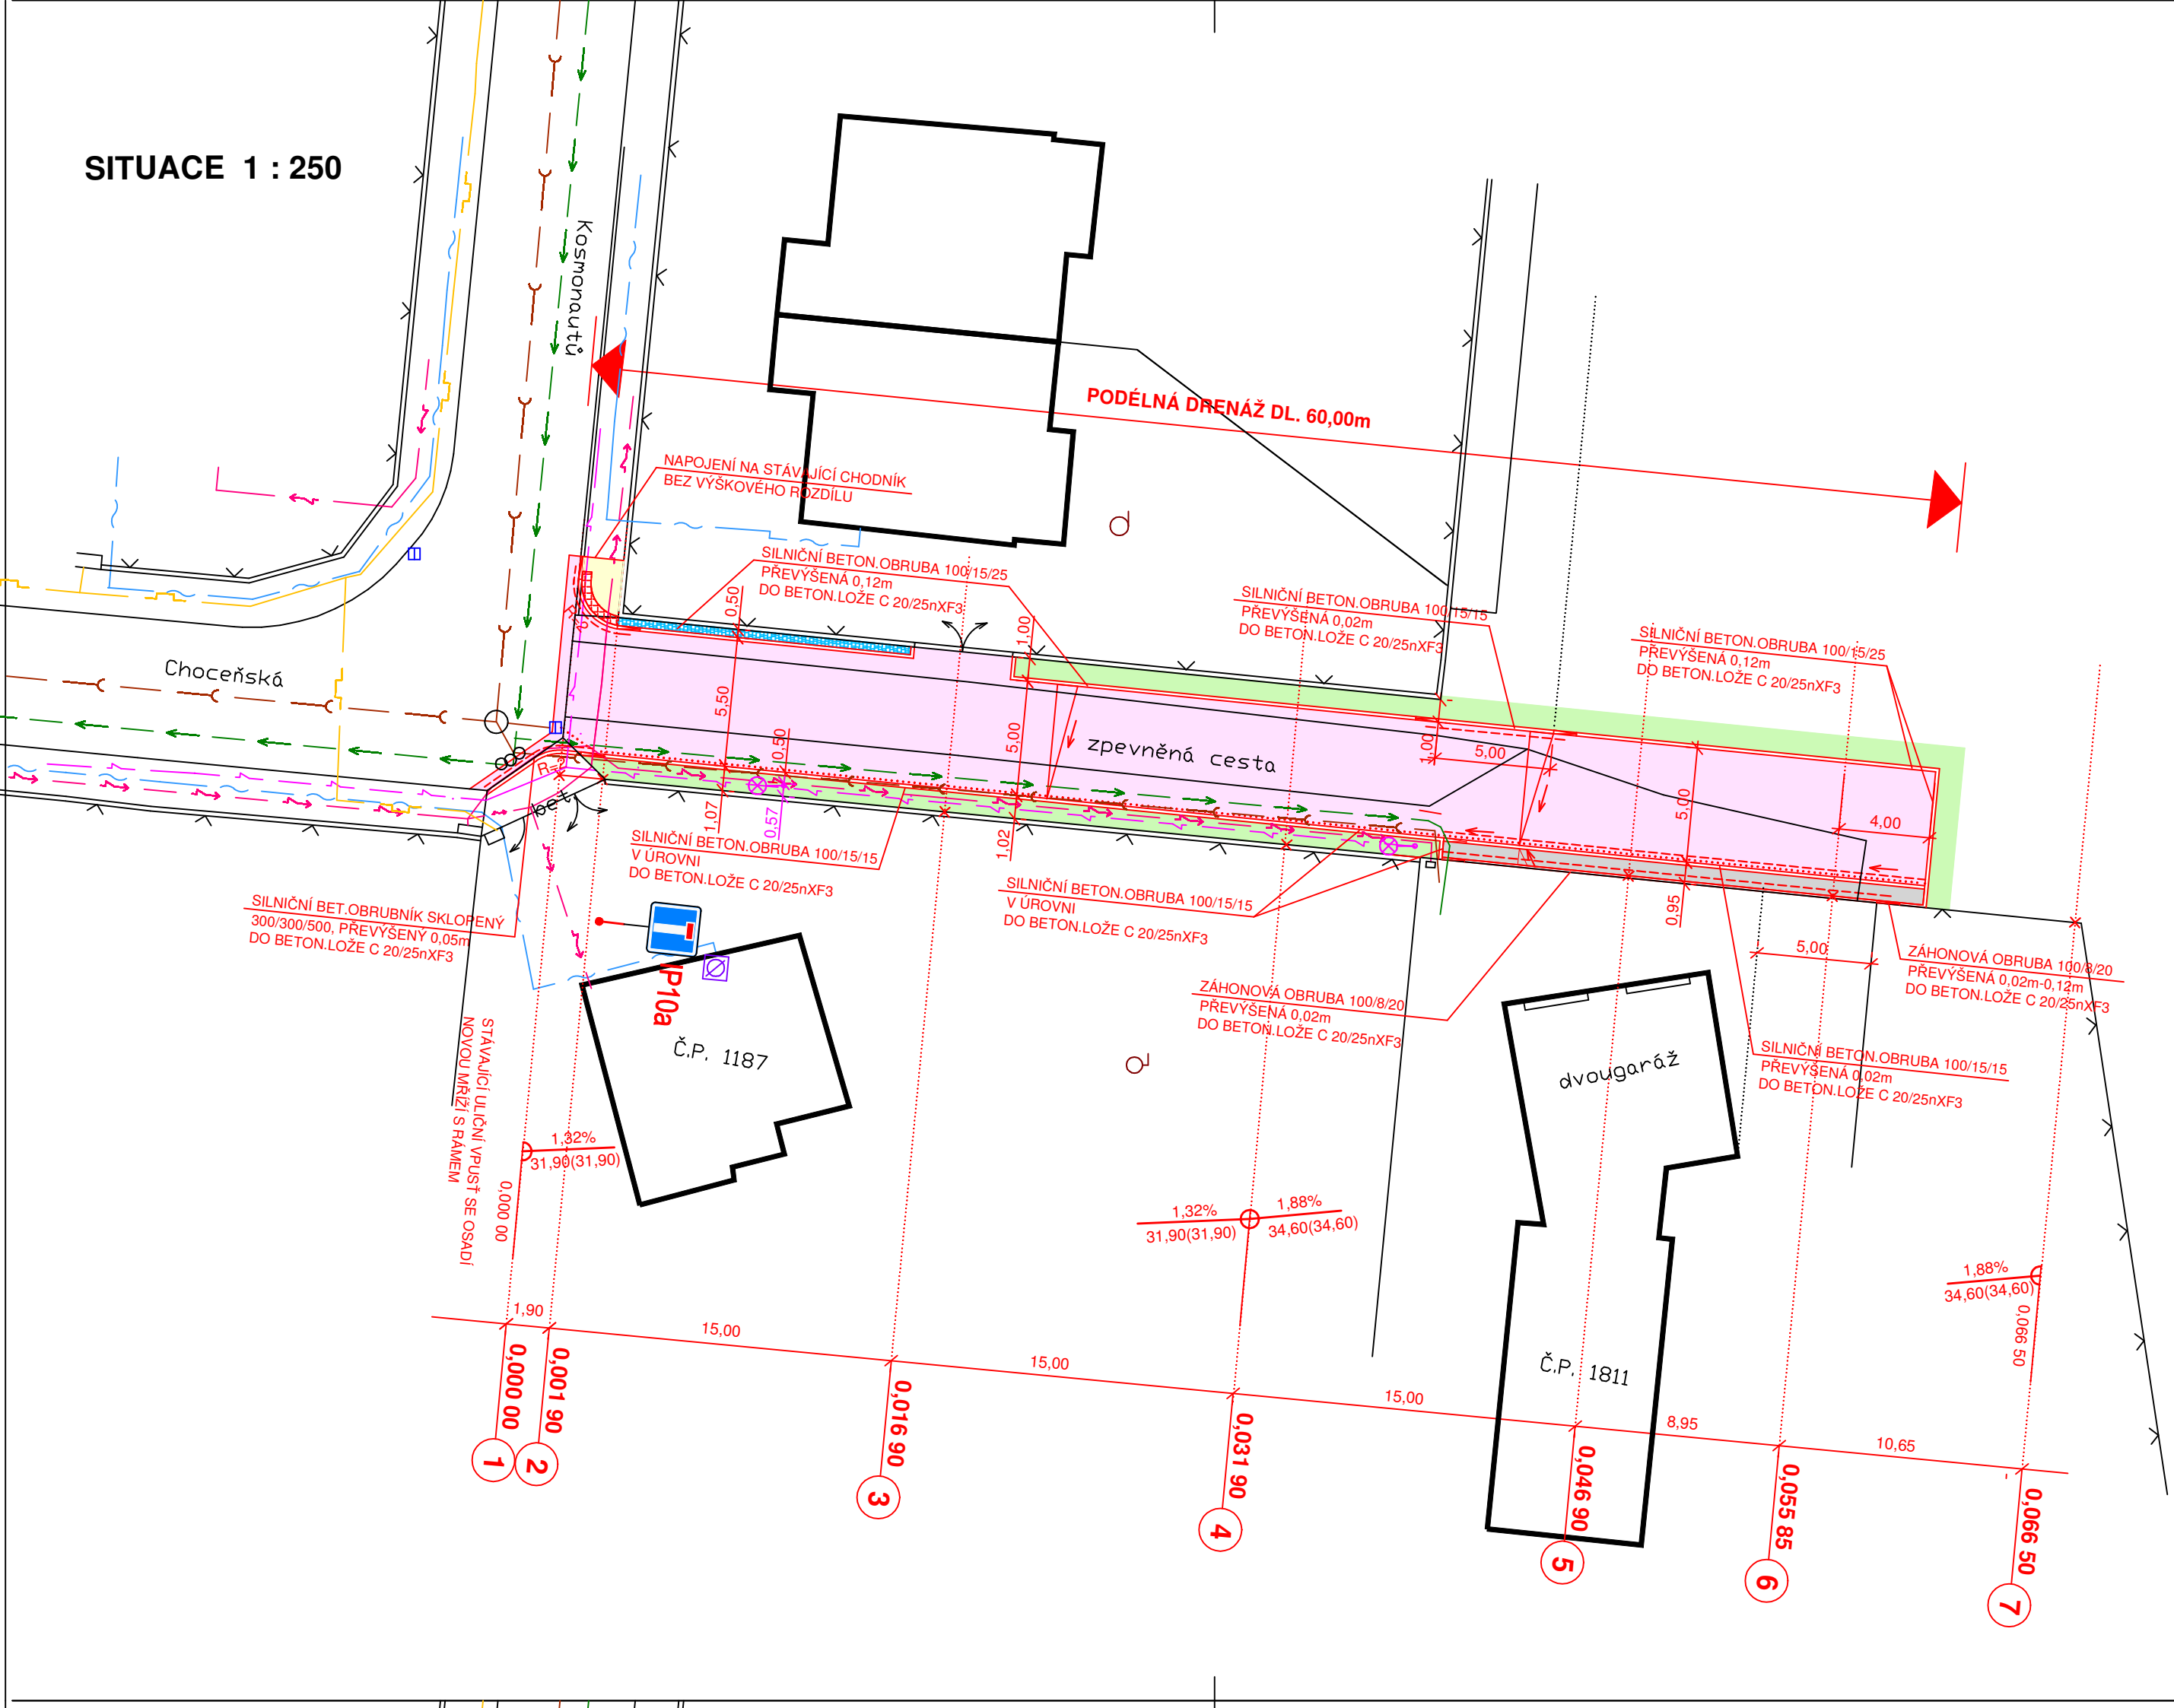

LEGENDA POVRCHŮ:


- ASFALTOVÝ BETON PRO OBRUSNÉ VRSTVY ACO 11 TL.50mm
- CHODNÍK BETONOVÁ DLAŽBA ŽLUTÁ TL.60mm
- KAČÍREK
- DLAŽBA PRO NEVIDOMÉ BARVA ČERVENÁ V MÍSTĚ PŘECHODU PRO CHODCE A V MÍSTĚCH USNADŇUJÍCÍCH PŘECHÁZENÍ TL.60mm, VE VJEZDECH TL.80mm
- ZELEŇ
- SNÍŽENÁ OBRUBA NA 0,02m VE VJEZDECH A MÍSTĚCH USNADŇUJÍCÍCH PŘECHÁZENÍ

LEGENDA INŽENÝRSKÝCH SÍTÍ:

- PLYNOVOD
- TELEFON. KABEL
- ELEKTRICKÝ KABEL NN
- KABEL VEŘEJNÉHO OSVĚTLENÍ
- VODOVOD
- KANALIZACE
- HRANICE STAVENÍŠTĚ

PODZEMNÍ VEDENÍ JSOU ZAKRESLENA INFORMATIVNĚ. VRCHNÍ VEDENÍ JSOU ZŘETELNÁ V TERÉNU. PŘED ZAHÁJENÍM STAVEBNÍCH PRACÍ JE NUTNO POŽÁDAT O PODROBNÉ VYTÝČENÍ.

SOUŘADNICOVÝ SYSTÉM: JTSK
VÝŠKOVÝ SYSTÉM: BALT p.v.

		Index	Změna			Datum
Vypracoval M.Šýkorová	<i>Šýkorová</i>	Kontroloval Ing. Kučera M.	<i>Kučera M.</i>		VDI PROJEKT s.r.o. vodohospodářská a dopravní infrastruktura Petrohradská 216/3, 101 00 Praha 10	
Zodpovědný projektant Ing. Kučera M.	<i>Kučera M.</i>	Hlavní inženýr projektu Ing. Kučera M.	<i>Kučera M.</i>			
Akce: MÍSTNÍ KOMUNIKACE ULICE CHOCEŇSKÁ U Č.P. 1811, PŘELOUČ				Investor Město Přelouč		
Objekt: SO 101 KOMUNIKACE				Město Přelouč		Kraj Pardubický
				Technická zpráva		Formát 3x A4
Profese: DOPRAVNÍ STAVBY				Stupeň DÚR+DSP+PDPS		Měřítko 1 : 250
Název výkresu: SITUACE				Číslo zakázky 61/17		Paré
				Číslo výkresu C.2		