


SITUACE 1 : 250

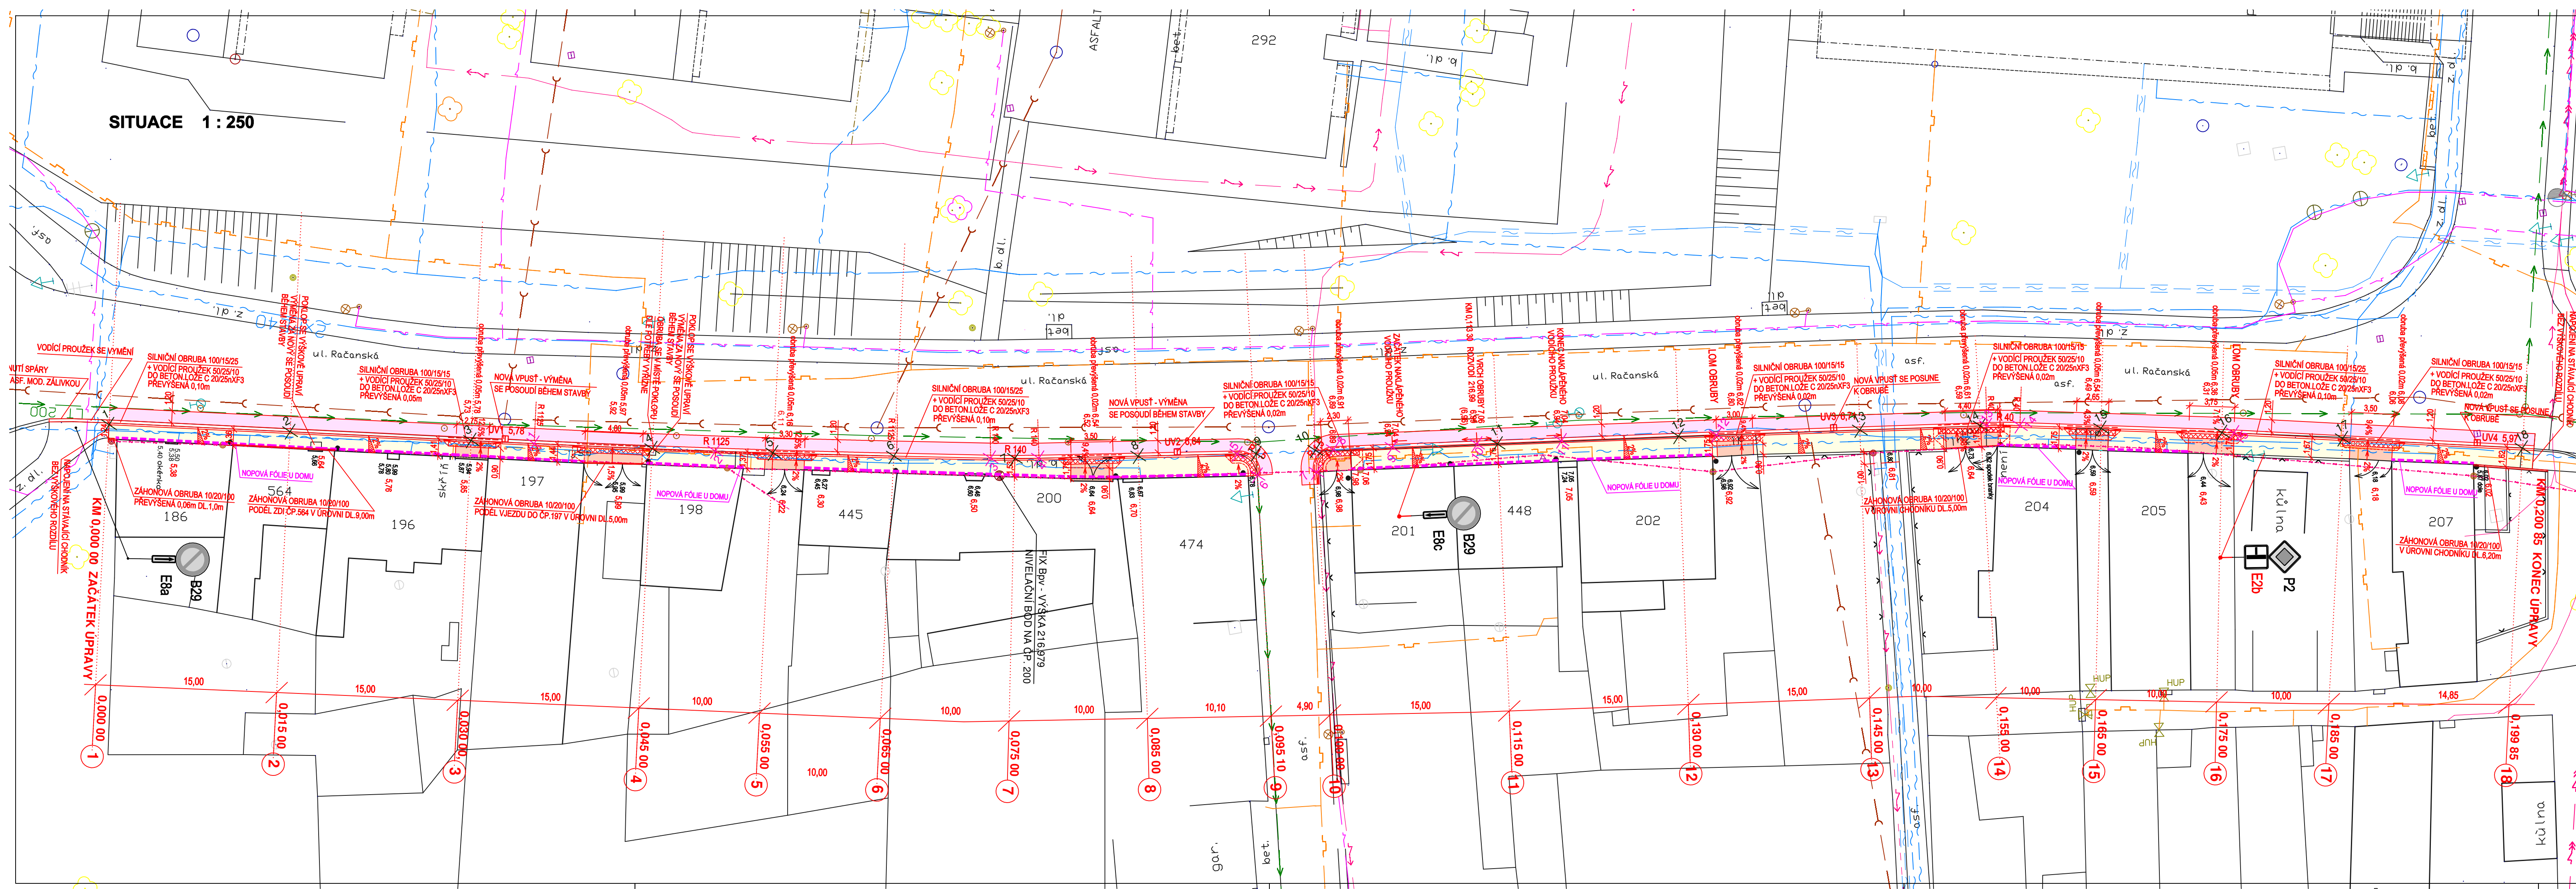

LEGENDA POVRCHŮ:

- ASFALTOVÝ BETON PRO OBRUSNÉ VRSTVY ACO 11 TL.50-100mm
- CHODNÍK BETONOVÁ DLAŽBA PŘÍRODNÍ TL.60mm
- VJEZDY - BETONOVÁ DLAŽBA KARAMELOVÁ TL.80mm
- DLAŽBA PRO NEVIDOMÉ BARVA ČERVENÁ
- ZELEŇ
- SNÍŽENÁ OBRUBA NA 0,02m VE VJEZDECH

LEGENDA INŽ. SÍTÍ:

- PLYNOVOD
- TELEFON, KABEL
- ELEKTRICKÝ KABEL VN
- ELEKTRICKÝ KABEL NN
- ELEKTRICKÉ VEDENÍ NN VRCHNI
- KABEL VEŘEJNÉHO OSVĚTLENÍ
- VODOVOD
- KANALIZACE

PODZEMNÍ VEDENÍ JSOU ZAKRESLENA INFORMATIVNĚ. VRCHNÍ VEDENÍ JSOU ZŘETELNÁ V TERÉNU.
PŘED ZAŘÁŽENÍM STAVEBNÍCH PRACÍ JE NUTNO POŽÁDAT O PODROBNÉ VYTÝČENÍ.

SOUŘADNICOVÝ SYSTÉM: JTSK		VÝŠKOVÝ SYSTÉM: BALT p.v.	
NADM. VÝŠKA	Index	Změna	Datum
Vypracoval Sýkorová M.	Kontroloval Ing. Kučera M.	Kučeřa M.	
Zodpovědný projektant Ing. Kučera M.	Hlavní inženýr projektu Ing. Kučera M.	Kučeřa M.	
Kce REKONSTRUKCE CHODNÍKU OD ČP. 186 PO ČP. 207 V ULICI RAČANSKÁ, PŘELOUČ		Investor Město Písek	
Objekt SO 101 CHODNÍKY	Město / Obec Písek		Kraj Pardubický
	Technická zpráva		Formát 5XA4
Profese DOPRAVNÍ STAVBY	Stupeň DSP+PDPS		Měřítko 1:250
	Číslo zakázky 19/18		Paré
Název přílohy SITUACE		Číslo přílohy C.2	