


SITUACE STAVBY (KOORDINAČNÍ) 1 : 250

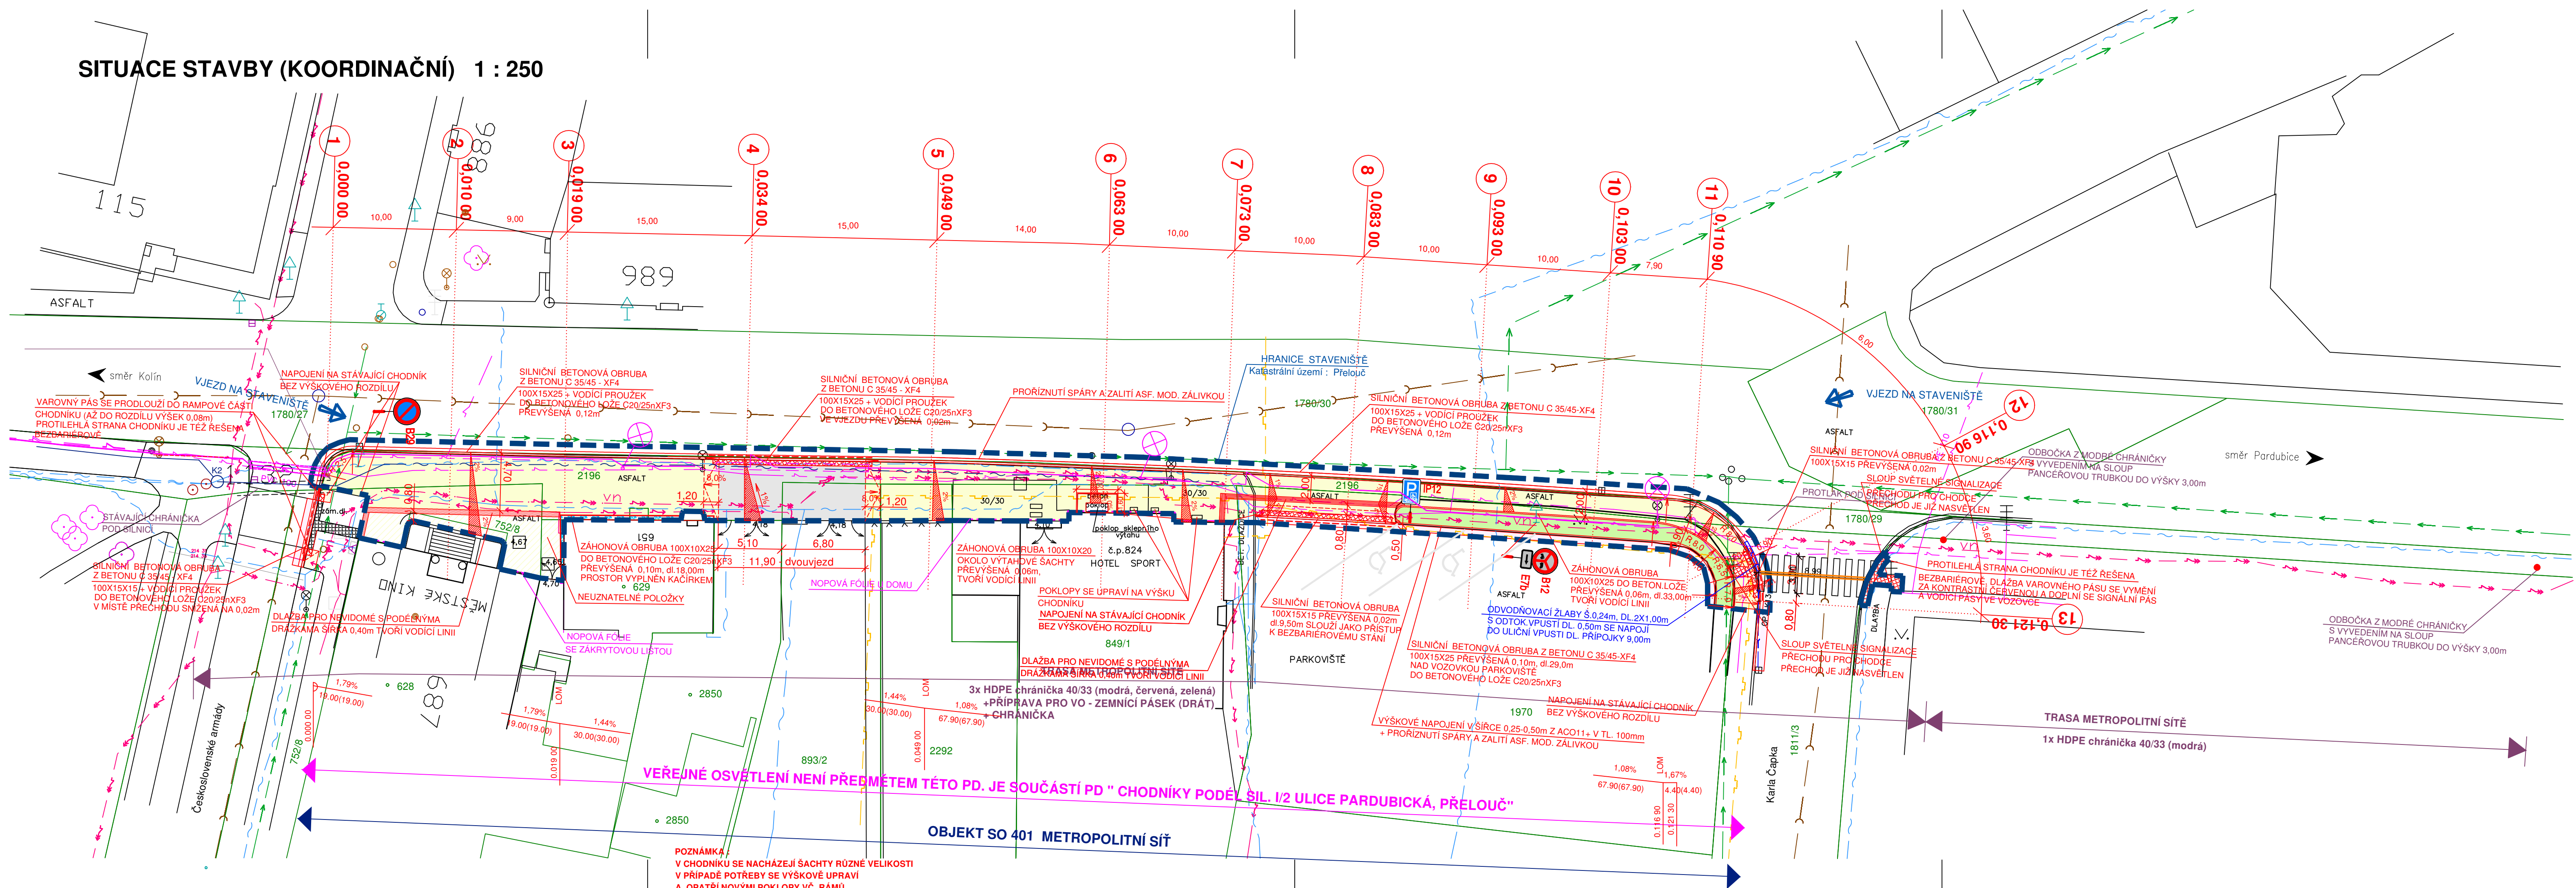

LEGENDA POVRCHŮ:

	VOZOVKA - ACO 11
	VJEZDY - ZÁMKOVÁ DLAŽBA ANTRACIT TL.80mm
	CHODNÍK ZÁMKOVÁ DLAŽBA PŘÍRODNÍ TL.60mm
	DLAŽBA PRO NEVIDOMÉ BARVA ČERVENÁ V MÍSTĚ PŘECHODU PRO CHODCE TL.60mm, VE VJEZDECH TL.80mm
	DLAŽBA PRO NEVIDOMÉ BARVA ČERVENÁ S PODELNÝMA DRÁŽKAMA
	ZELĚŇ

LEGENDA INŽENÝRSKÝCH SÍTÍ:

PLYNOVOD	
TELEFON, KABEL	
ELEKTRICKÝ KABEL NN	
ELEKTRICKÝ KABEL VN	
KABEL VEŘ. OSVĚTLENÍ	
VODOVOD	
KANALIZACE	
NOVÉ VEŘEJNÉ OSVĚTLENÍ	
METROPOLITNÍ SÍŤ	

PODZEMNÍ VEDENÍ JSOU ZAKRESLENA INFORMATIVNĚ. VRCHNÍ VEDENÍ JSOU ZŘETELNÁ V TERÉNU.
PŘED ZAŘÁZENÍM STAVEBNÍCH PRACÍ JE NUTNO POŽÁDAT O PODROBNÉ VYTÝČENÍ.

VÝŠKOVÝ SYSTÉM: BpV SOUŘADNICOVÝ SYSTÉM: JTSK

HL. INŽ. PROJEKTU Ing. Kučera M. Kraus h. .	ZODP. PROJEKTANT Ing. Kučera M. Kraus h. .	VYPRACOVAL Sýkora M. Sýkora	KONTOLOVAL Ing. Kučera M. Kraus h. .	 sídlo: Škroupova 719, 500 02 Hradec Králové projekce: Husova 1697, 530 03 Pardubice
MĚSTO : PŘELOUČ	KRAJ : PARDUBICKÝ	FORMAT	5x4	
INVESTOR : MĚSTO PŘELOUČ		DATUM	03/2016	
AKCE :		ÚČEL	DSP+PDPS	
REKONSTRUKCE CHODNÍKU PODÉL SIL. I/2 U MĚSTSKÉHO KINA, PŘELOUČ				Č. ZAKÁZKY: 16/001
PROJEKTOVÁ DOKUMENTACE PRO STAVEBNÍ POVOLENÍ A PROVÁDĚNÍ STAVBY				Č. ARCHIVNÍ: 0
PŘÍLOHA :				MĚŘÍTKO : 1:250
SITUACE STAVBY (KOORDINAČNÍ)				Č. PŘÍLOHY : B.1.2