




PŘÍČNÝ ŘEZ OSAZENÍ SVĚTLÍKU NA NOVĚ VYTVOŘENÝ ŽB RÁMEČEK

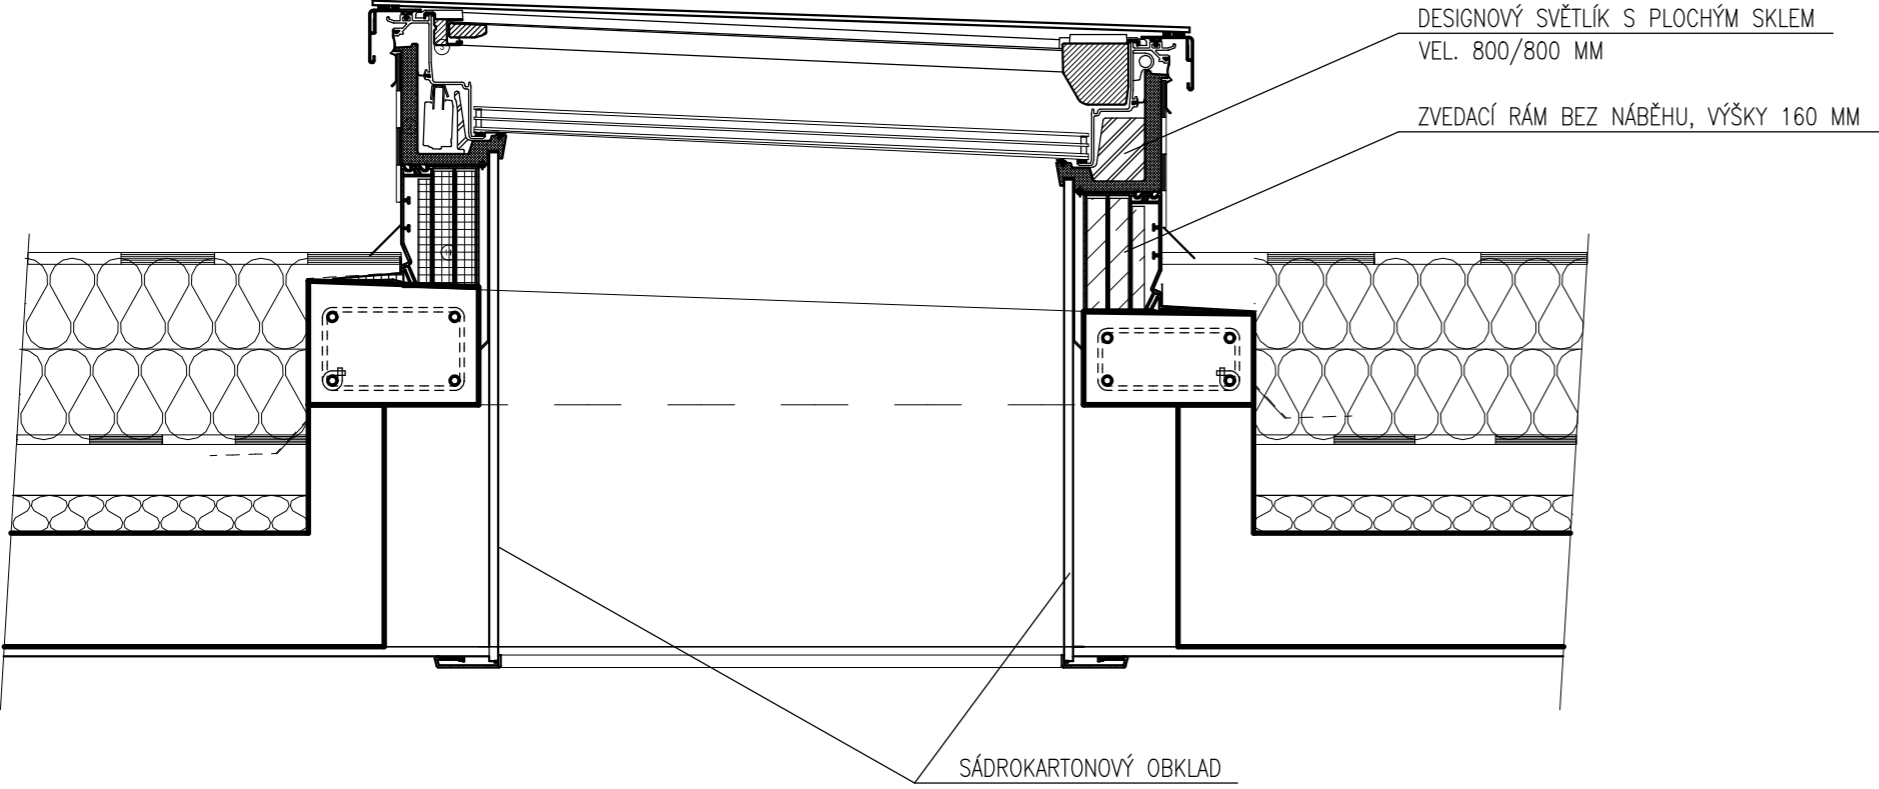


ŘEZ 1 - 1 - NABETONOVÁNÍ ŽB RÁMEČKU

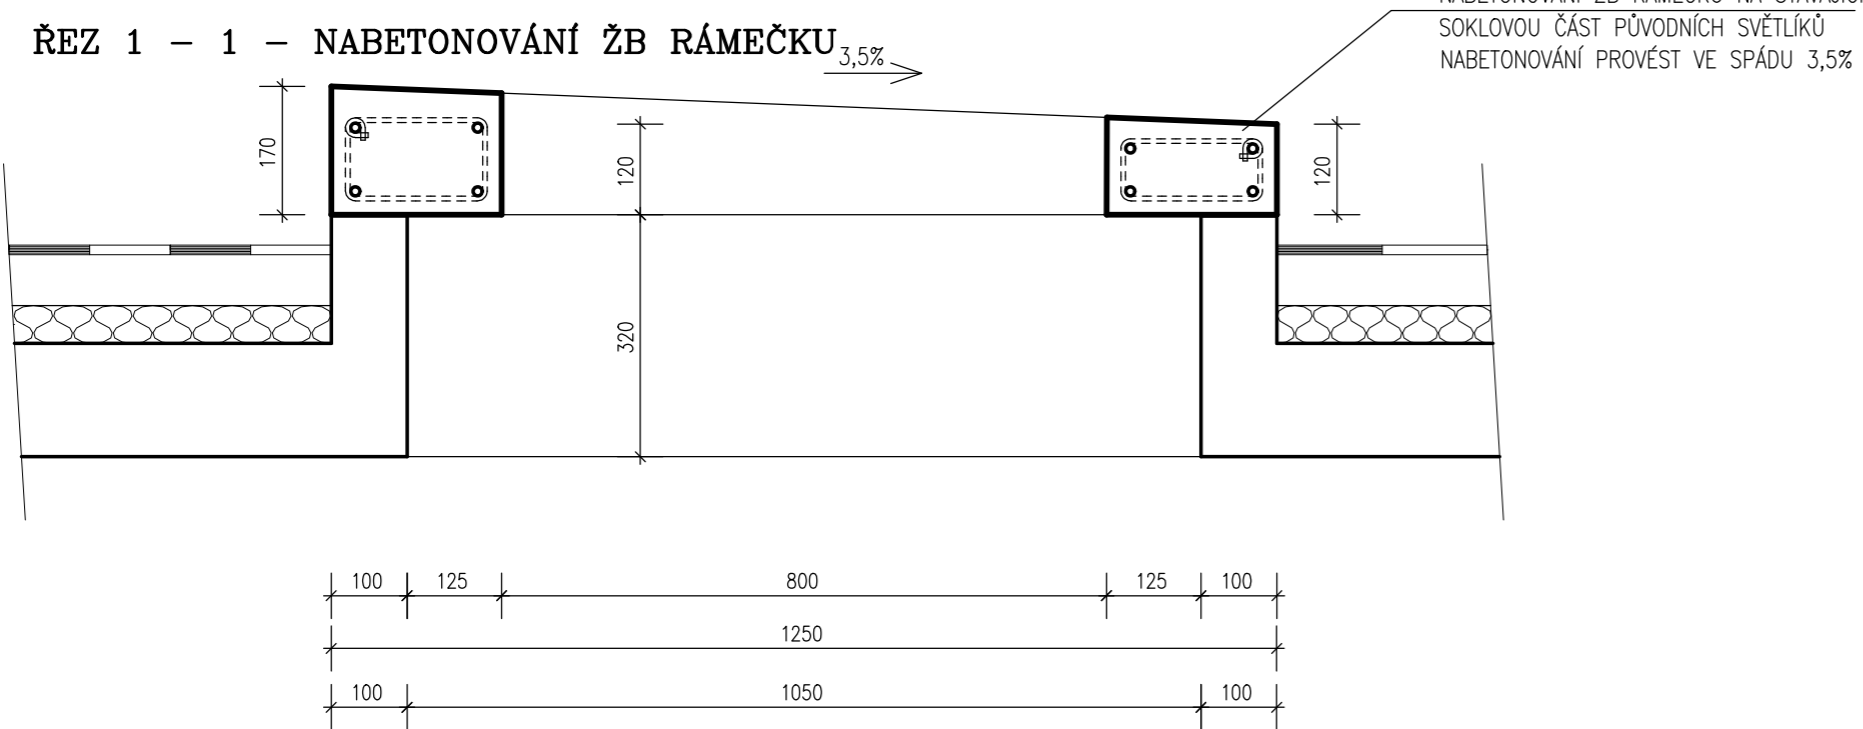


PŮDORYS OSAZENÍ NOVÉHO ŽB RÁMEČKU

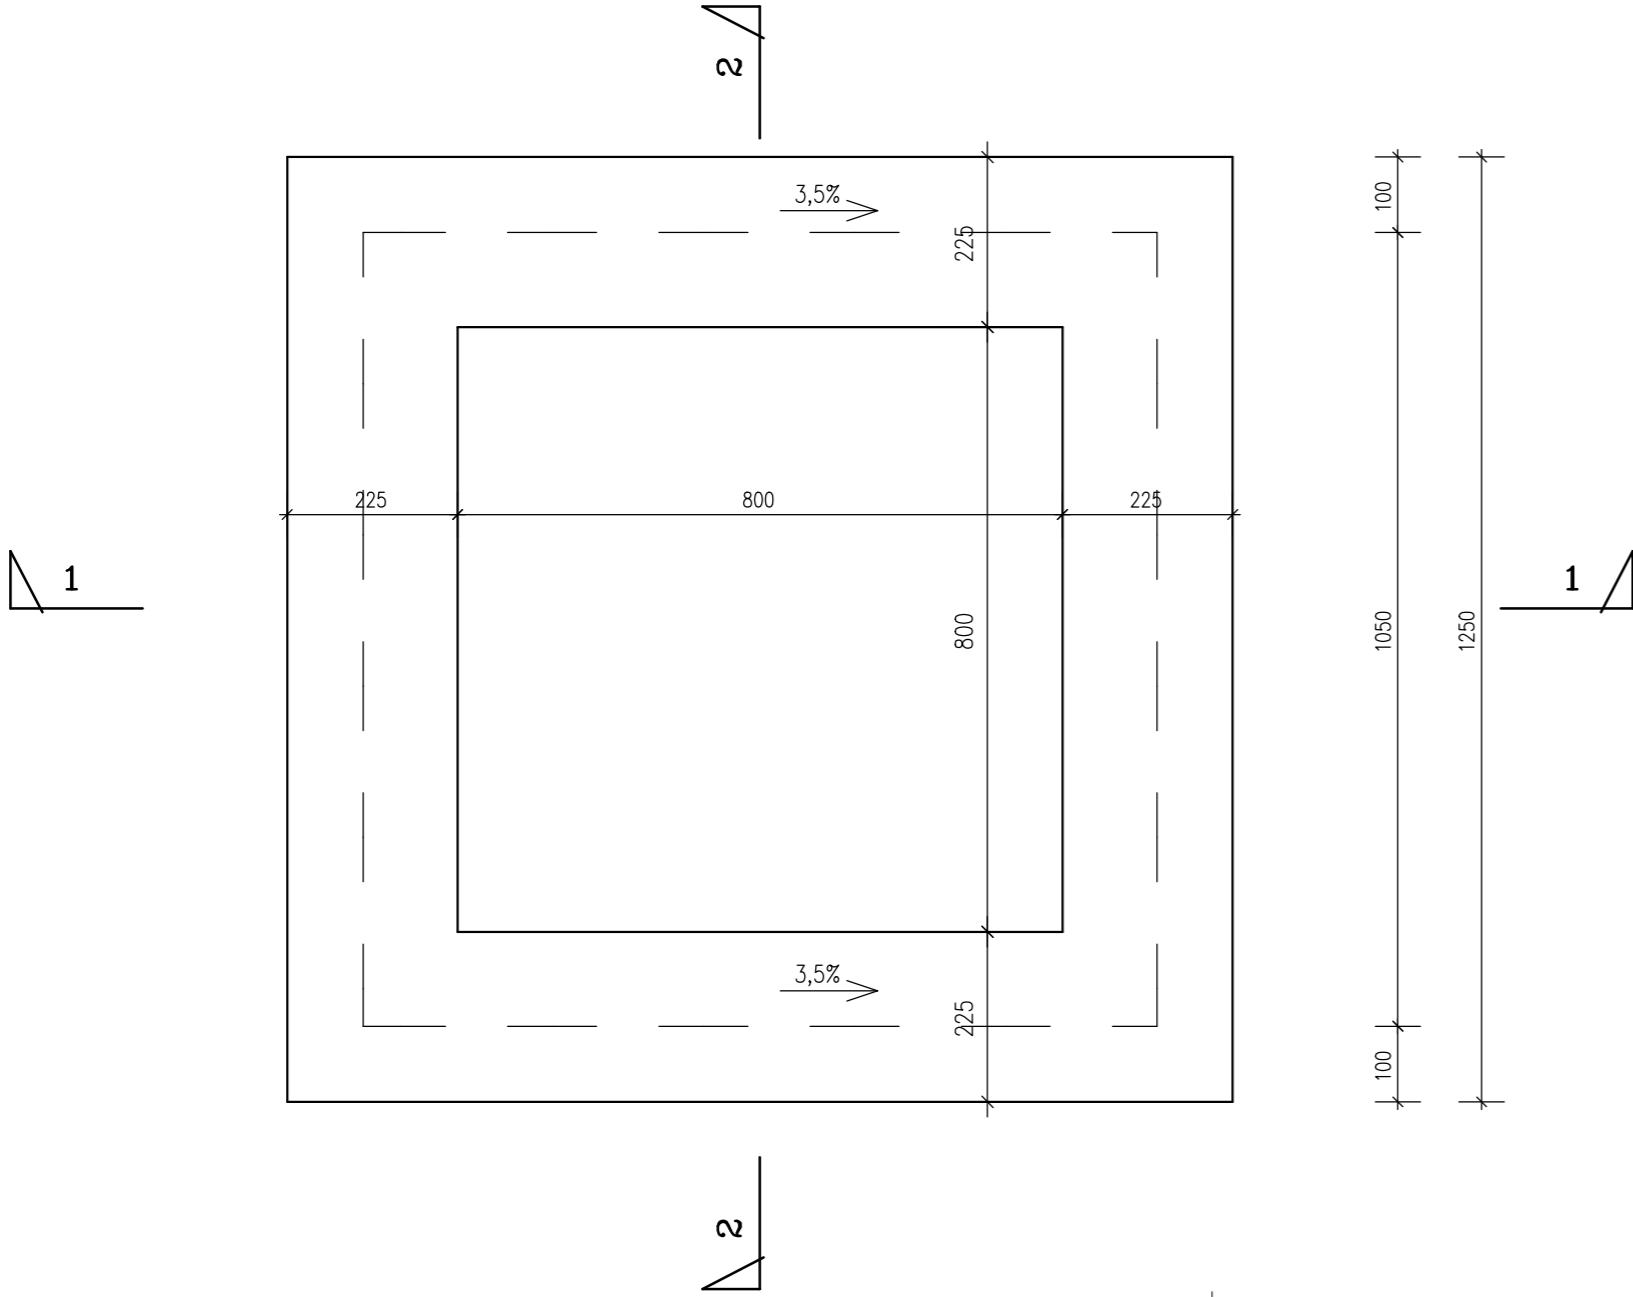

ŘEZ 2 - 2

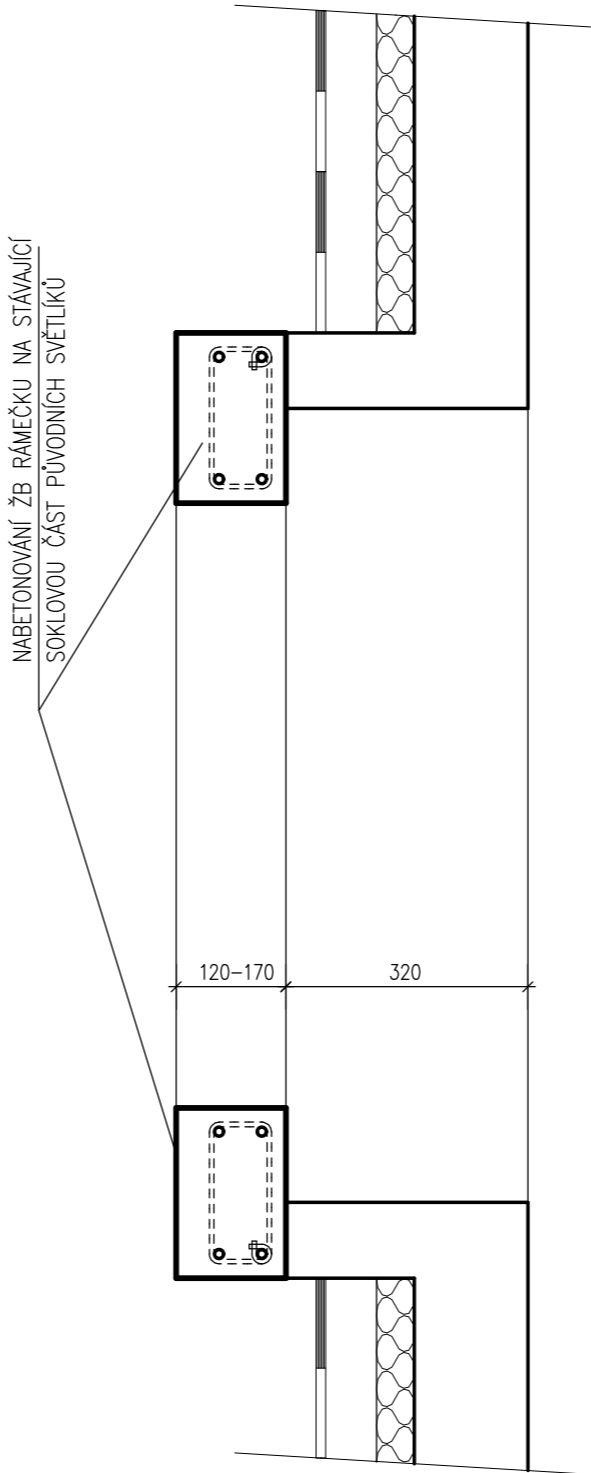

VEDOUČÍ PROJEKTANT: ING. V. VOMOČIL		ČÍSLO ZAKÁZKY: 2025/01 STUPEŇ: DPS		 <div>ING. Vítězslav VOMOČIL IČO 13179527 PROJEKČNÍ KANCELÁŘ P A R D U B I C E</div>	
INVESTOR : MĚSTO PŘELOUČ, ČESKOSLOVENSKÉ ARMÁDY 1665, PŘELOUČ					
OBEC : PŘELOUČ, MASARYKOV NÁMĚSTÍ Č.P. 1340					
STAVEBNÍ ÚPRAVY HOLIČSTVÍ + PŘÍSTAVBA MASARYKOV NÁMĚSTÍ Č.P. 1340, PŘELOUČ					
ŽB RÁMEČEK VYNÁŠEJÍCÍ SVĚTLÍK				DATUM : II. 2025 MĚŘÍTKO: 1 : 10	D.1.1.3.24