

LEGENDA SÍTÍ (STÁVAJÍCÍ, NOVÉ):

- ČEZ NN PODZEMNÍ
- NN PODZEMNÍ
- ČEZ VN PODZEMNÍ
- PLYNOVOD
- VODOVOD
- SDĚL. CETIN
- KANALIZACE (ZKAPACITNĚNÍ)
- KANALIZACE
- KANALIZACE DEŠŤOVÁ
- DRENAŽ
- STÁVAJÍCÍ VO


- LEGENDA:
- A.xx LED REFLEKTOR, 1505,9W, 31kg, (OptiVision LED gen. 3.5 2022 BVP528)
  - B.xx LED REFLEKTOR, 1006W, 27kg, (OptiVision LED gen3.5 2022 BVP518)
  - ROZVÁDĚČ SILNOPROUDÉ INSTALACE PŘIPEVNĚNÝ NA KOVOVÉ KONSTRUKCI HŘÍSTĚ
  - POJISTKOVÁ PŘECHODOVÁ SKŘÍŇ (SAMOSTATNÝ PILÍŘ)
  - NAPÁJECÍ ZEMNÍ KABEL - NOVÝ, TYP CYKY + DRÁT FeZn10mm
  - KOPANÁ JÁMA (ZEMNÍ SONDA)
  - CHRÁNIČKA OHEBNÁ KORUGOVANÁ VEL. 110 (PŘEKOPY, VJEZDY)
  - CHRÁNIČKA OHEBNÁ KORUGOVANÁ VEL. 50 (VOLNÝ TERÉN - OCHRANA PROTI KOŘENŮM)

- ZEMNÍ PROPOJENÍ OSVĚTLOVACÍCH STOŽÁRŮ JE PROVEDENO KABELY TYPY CYKY
- PROPOJENÍ SVORKOVNICE A SVÍTIDLA JE VODIČEM CYKY-J 3x2,5
- ULOŽENÍ KABELŮ MUSÍ ODPOVÍDAT ČSN 33 2000-5-51 ed.3
- ČSN 33 2000-5-52 ed.2, ČSN 73 6005
- OSVĚTLOVACÍ STOŽÁRY BEZPATICOVÉ (ŽÁROVÉ ZINKOVANÉ)
- OSVĚTLOVACÍ STOŽÁRY OPATŘIT OCHRANNOU ANTIKOROZNÍ MANŽETOU
- STOŽÁROVÁ VÝZBROJ - STOŽÁROVÁ SVORKOVNICE
- UZEMNĚNÍ MEZI JEDNOTLIVÝMI STOŽÁRY JE PROVEDENO DRÁTEM FeZn D=10mm, STOŽÁR BUDE PROPOJEN DRÁTEM FeZn Ø10mm, KTERÝ BUDE NA STOŽÁR UPEVNĚN SVORKOU SP1 A OPATŘEN SMRŠŤOVACÍ BUŽÍRKOU Ž-Z
- STOŽÁRY (STŘED) OSADIT MIN. 0,65m OD OKRAJE KOMUNIKACE A DLE SITUACE

UPOZORNĚNÍ  
PŘED ZAHÁJENÍM ZEMNÍCH PRACÍ POŽÁDÁ DODAVATELSKÁ ORGANIZACE DOTČENÉ ORGÁNY O VYTYČENÍ A OZNAČENÍ VSECH POZEMNÍCH SÍTÍ PODLE PLATNÝCH PŘEDPISŮ. PŘI SOUBĚHU A KŘÍŽENÍ PODZEMNÍCH SÍTÍ BUDE DODRŽENA ČSN 73 6005. INŽENÝRSKÉ SÍTĚ JSOU ZAKRESLENY INFORMATIVNĚ.

NAPĚŤOVÁ SOUSTAVA:  
3PEN, 50Hz, 400/230V/TN-C (veř. osv.)  
1/N/PE, 50HZ, 230V/TN-S  
3/N/PE, 50Hz, 400/230/TN-C-S

OCHRANA PŘI PORUŠE (PŘED NEBEZPEČNÝM DOTYKEM):  
DLE ČSN 33 2000-4-41 ED.3 PROVEDENA V SOUSTAVĚ TN DLE ČL.411.3.2-AUTOMATICKÝM ODPOJENÍM V PŘÍPADĚ PORUCHY ČL.411.3.1-OCHRANNÝM UZEMNĚNÍM A POSPOJOVÁNÍM

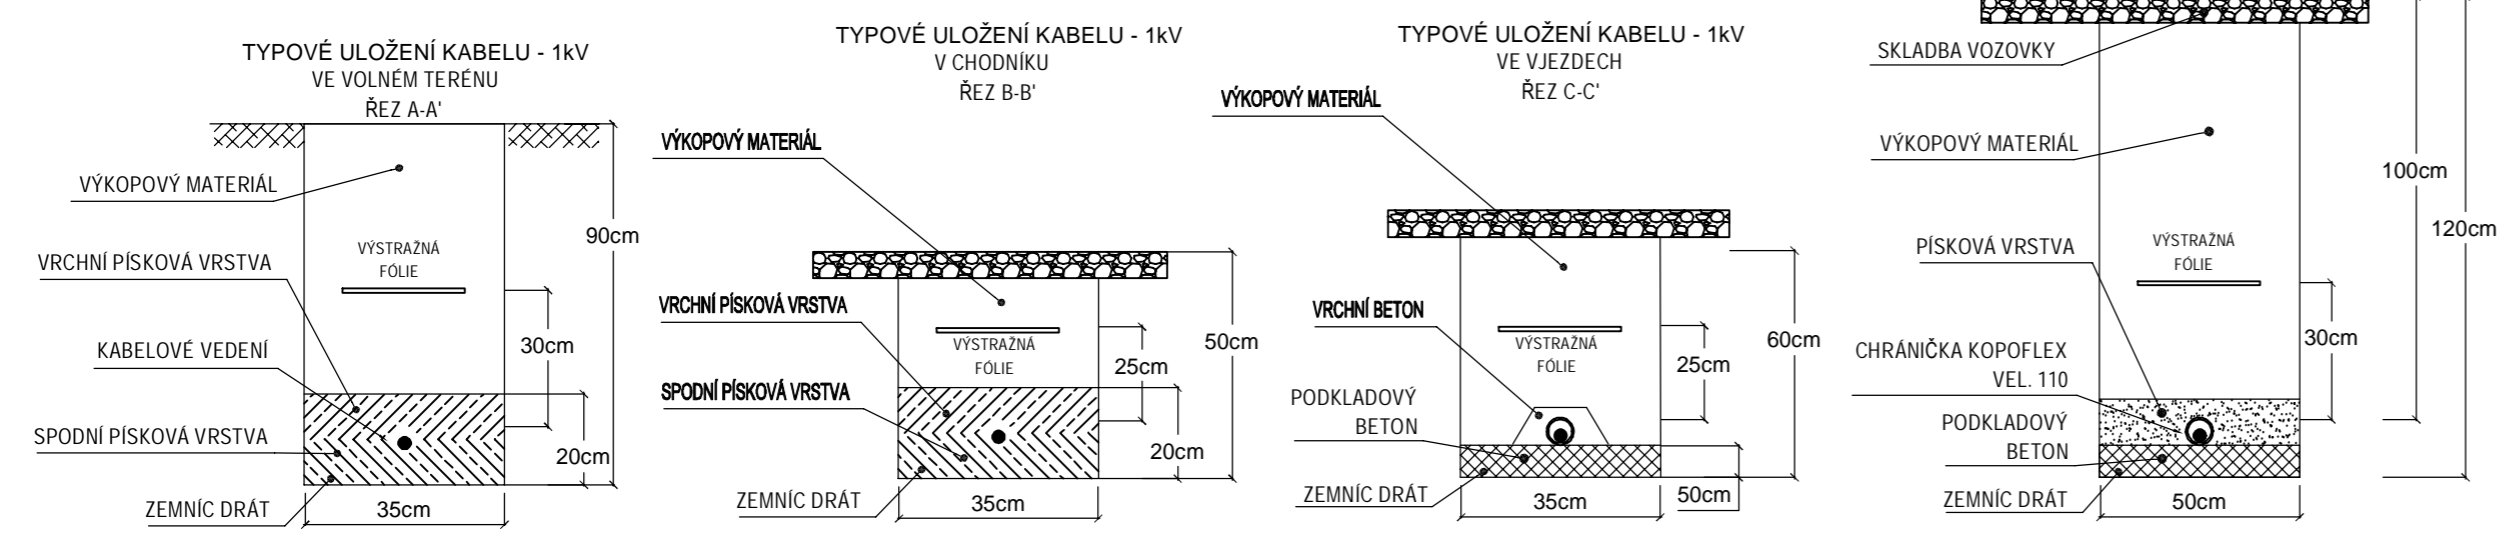

Vypracoval: Ing.Tomáš Srba <i>Geba</i>	Zodp. projektant: Ing.Tomáš Srba <i>Geba</i>	TOMÁŠ SRBA Pokorného 458 Heřmanův Městec 538 03 e-mail: srbatomas@seznam.cz IČO: 04695461
Kraj: Pardubický	Obec: Přelouč	
Investor: Město Přelouč, Československé armády 1665, 535 33 Přelouč		
Stupeň: DPS	Akce: Osvětlení venkovních sportovních hřišť Přelouč	Paré:
Formát: 594x420	Část: TENISOVÉ HŘIŠTĚ	
Měřítko: 1:300		
Datum: 06/2025	Název: SITUACE	Číslo příl.: D.1.2.2.1
Zakázkové č.: 25-14		